



TABLICA BEZPIECZNIKOWA TB  
w istniejącej tablicy bezpiecznikowej  
zobudować obudowę typu RN IP20 3x12

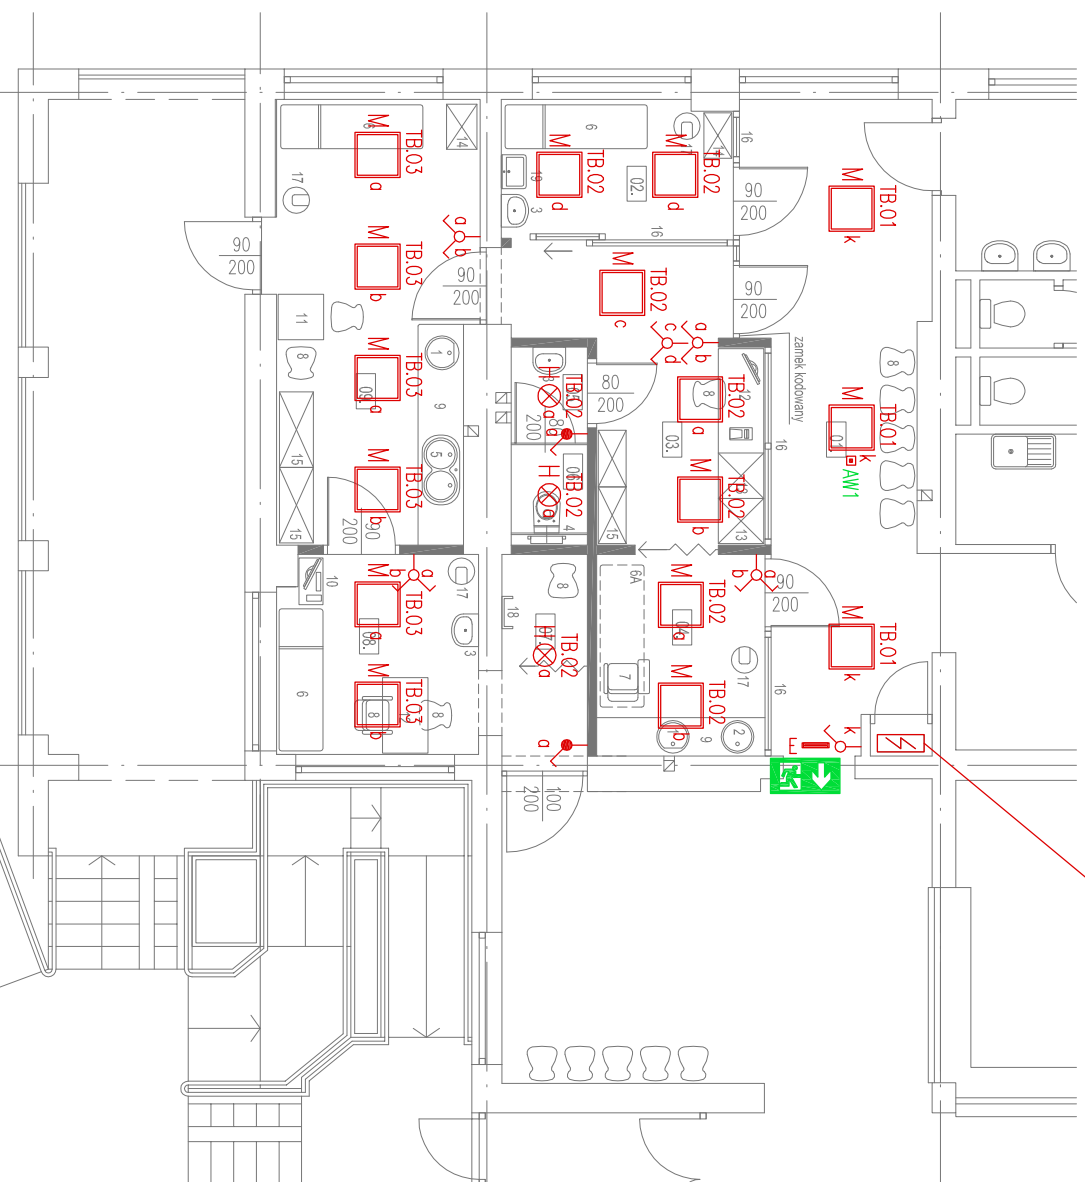

- LEGENDA:
1. UMIYWALNA PODŁAŻYWA
  2. ZIEM PODŁAŻYWA - EDUKONKONROWY
  3. UMIYWALNA WESZAKA
  4. WESZAKI WŁAZIOWE - DIMIKONKONROWY
  5. WESZAKI WŁAZIOWE - DIMIKONKONROWY
  6. KUCHENIA
  - 6A. KUCHENIA - DOSTAWY KUCHENI
  7. TOILET ZABIEGOWY
  8. PRZESZKLO
  9. BIAŁY ROBOCZY Z SZAFKAMI PODŁAŻYWA
  10. ELEKTROKABLODOROSZ
  11. SIOŁAK
  12. BIURO
  13. SZAFY NA DOKUMENTY
  14. WIERZNIKI NA SPOŻYTKI I LIEKOSTWA
  15. WIERZNIKI NA SPOŻYTKI I LIEKOSTWA
  16. PRZESZKLO, ZE SZKŁEM MIECZYWA
  17. KOSZ NA ODPADY
  18. WESZAK
  19. ZIEM WESZAJCY

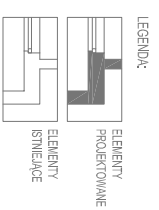

01.	POCZEWALNIA	19,80m <sup>2</sup>
	PRZESZKLO	3,00m
02.	PIKNIKI PODBIERU KRWI	5,80m <sup>2</sup>
	WYKAZOWA PŁYTA	3,00m
03.	PIKNIKI PRZYZIĘC	10,00m <sup>2</sup>
	WYKAZOWA PŁYTA	3,00m
04.	PIKNIKI PODBIERU KRWI	10,00m <sup>2</sup>
	ODZIEŻ DO 900	6,00m
	WYKAZOWA PŁYTA	3,00m
05.	PRZESZKLO	1,30m <sup>2</sup>
	WYKAZOWA PŁYTA	3,00m
06.	WC PRACOWNIKÓW	1,30m <sup>2</sup>
	WYKAZOWA PŁYTA	3,00m
07.	PRZESZKLO	5,30m <sup>2</sup>
	WYKAZOWA PŁYTA	3,00m
08.	PŁYTA 5x6	7,00m <sup>2</sup>
	WYKAZOWA PŁYTA	3,00m
09.	GABINET ZABIEGOWY	15,50m <sup>2</sup>
	WYKAZOWA PŁYTA	3,00m

## LEGENDA

- Łącznik uniwersalny 250V, 16A
- Łącznik świecznikowy 250V, 16A
- Łącznik schodowy 250V, 16A
- Łącznik krzyżowy 250V, 16A
- Łącznik zwierny w wersji światło 250V, 16A
- Łącznik uniwersalny 250V, 16A IP54
- Łącznik świecznikowy 250V, 16A IP54
- Łącznik schodowy 250V, 16A IP54
- Oprawo Plekiform UNI LED WPRM 38W 595x595 PX3751113 4760lm
- Oprawo Plekiform PX3004071 MODENA MINI LED 20W IP54 1420 lm
- Oprawo oświetlenia okynajnego typu LED IP41 3W n/t 1h z autotestem
- Oprawo typu Centra LED NT opt. korytarzowa 3W, 1h PC131321 kolor biały
- Oprawo oświetlenia okynajnego typu LED IP41 3W n/t 1h z autotestem
- Oprawo typu Centra LED NT opt. otwarta 3W, 1h PC131311 kolor biały
- Oprawo oświetlenia ewakuacyjnego kierunkowa z piktogramem 1,2W LED n/t 1h z autotestem
- Oprawo kierunkowa z piktogramem VIP MASTER PANEL 1,2W LED n/t 1h kolor szary
- Rodzój Piktogramu

PIOTR MIKOŁAJEK <del>MIKOŁAJEK</del> FIRMA ELEKTRYCZNA PROJEKTOWO WYKONAWCZA UL. WICKIEWICZA 17/5, 34-200 SUCHA BESKIDZKA tel: 0 501 744 801				
TYTUŁ RYSUNKU PLAN INSTALACJI ELEKTRYCZNEJ – OŚWIETLENIE – RZUT PARTERU				
OBIEKT PRZEBUDOWA POMIESZCZEŃ ZABIEGOWYCH (ZMIANA ARANŻACJI) W BUDYNKU MIEJSKIEJ PRZYCHODNI ZDROWIA W MAKOWIE PODHALAŃSKIM				
ADRES OBIEKTU MAKÓW PODHALAŃSKI DZ. NR EWID. 7411/1, 7411/2				
INWESTOR MIEJSKA PRZYCHODNIA ZDROWIA W MAKOWIE PODHALAŃSKIM				
ADRES INWESTOR KOŚCIUSZKI 1, 34-220 MAKÓW PODHALAŃSKI				
STADIUM PROJEKT BUDOWLANY				
PROJEKTOWAŁ inż. PIOTR MIKOŁAJEK NR EWID. MAP/0106/PWOE/04 specj. inst. w zakresie st. inst. i urządzeń elektrycznych i elektroenergetycznych	PODPIS			
SPRAWDZIŁ mgr inż. MARCIN MIKOŁAJEK NR EWID. MAP/00320/PWOE/14 specj. inst. w zakresie st. inst. i urządzeń elektrycznych i elektroenergetycznych	PODPIS			
DATA: VII 2020	BRANŻA: ELEKTRYCZNA	SKALA: 1:100	NR RYS: 2E	NR STR: 15